

LEGENDA ANTINCENDIO

	NASPO
	INTERRUPTORE GENERALE ENERGIA ELETTRICA
	INTERRUPTORE MONTACARICHI
	ALLARME INCENDIO
	TUBAZIONE GAS FUORI TERRA
	TUBAZIONE GAS INTERRATA
	CONTATORE GAS
	VALVOLA INTERCETTAZIONE GAS
	MURATURE REI 60
	MURATURE REI 90
	MURATURE REI 120

studio

tecnò

STUDIO DI INGEGNERIA

St

STUDIO TECNO S.r.l.

Corso Remo Bertoncini n.72 - 56022 Castelfranco di Sotto (PI)

Telefono e Fax 0571 478899 - 0571 480730

P.I.: C.F. e Iscr. C.C. Pisa 01772420509


Capitale Soc. € 10.000,00 i.v. - R.E.A. Pisa 153783

comune	indirizzo
CASTELFRANCO DI SOTTO (PI)	VIA SOLFERINO
contenuto	firma
PIANTE - LEGGE 13/89	
Impianto sportivo	
ORTO DI SAN MATTEO	
contenuto	tavola numero

INIZIO ATTIVITA' IMPIANTO SPORTIVO

3

revisione	data:	scala:
1	Aprile 2017	1:100

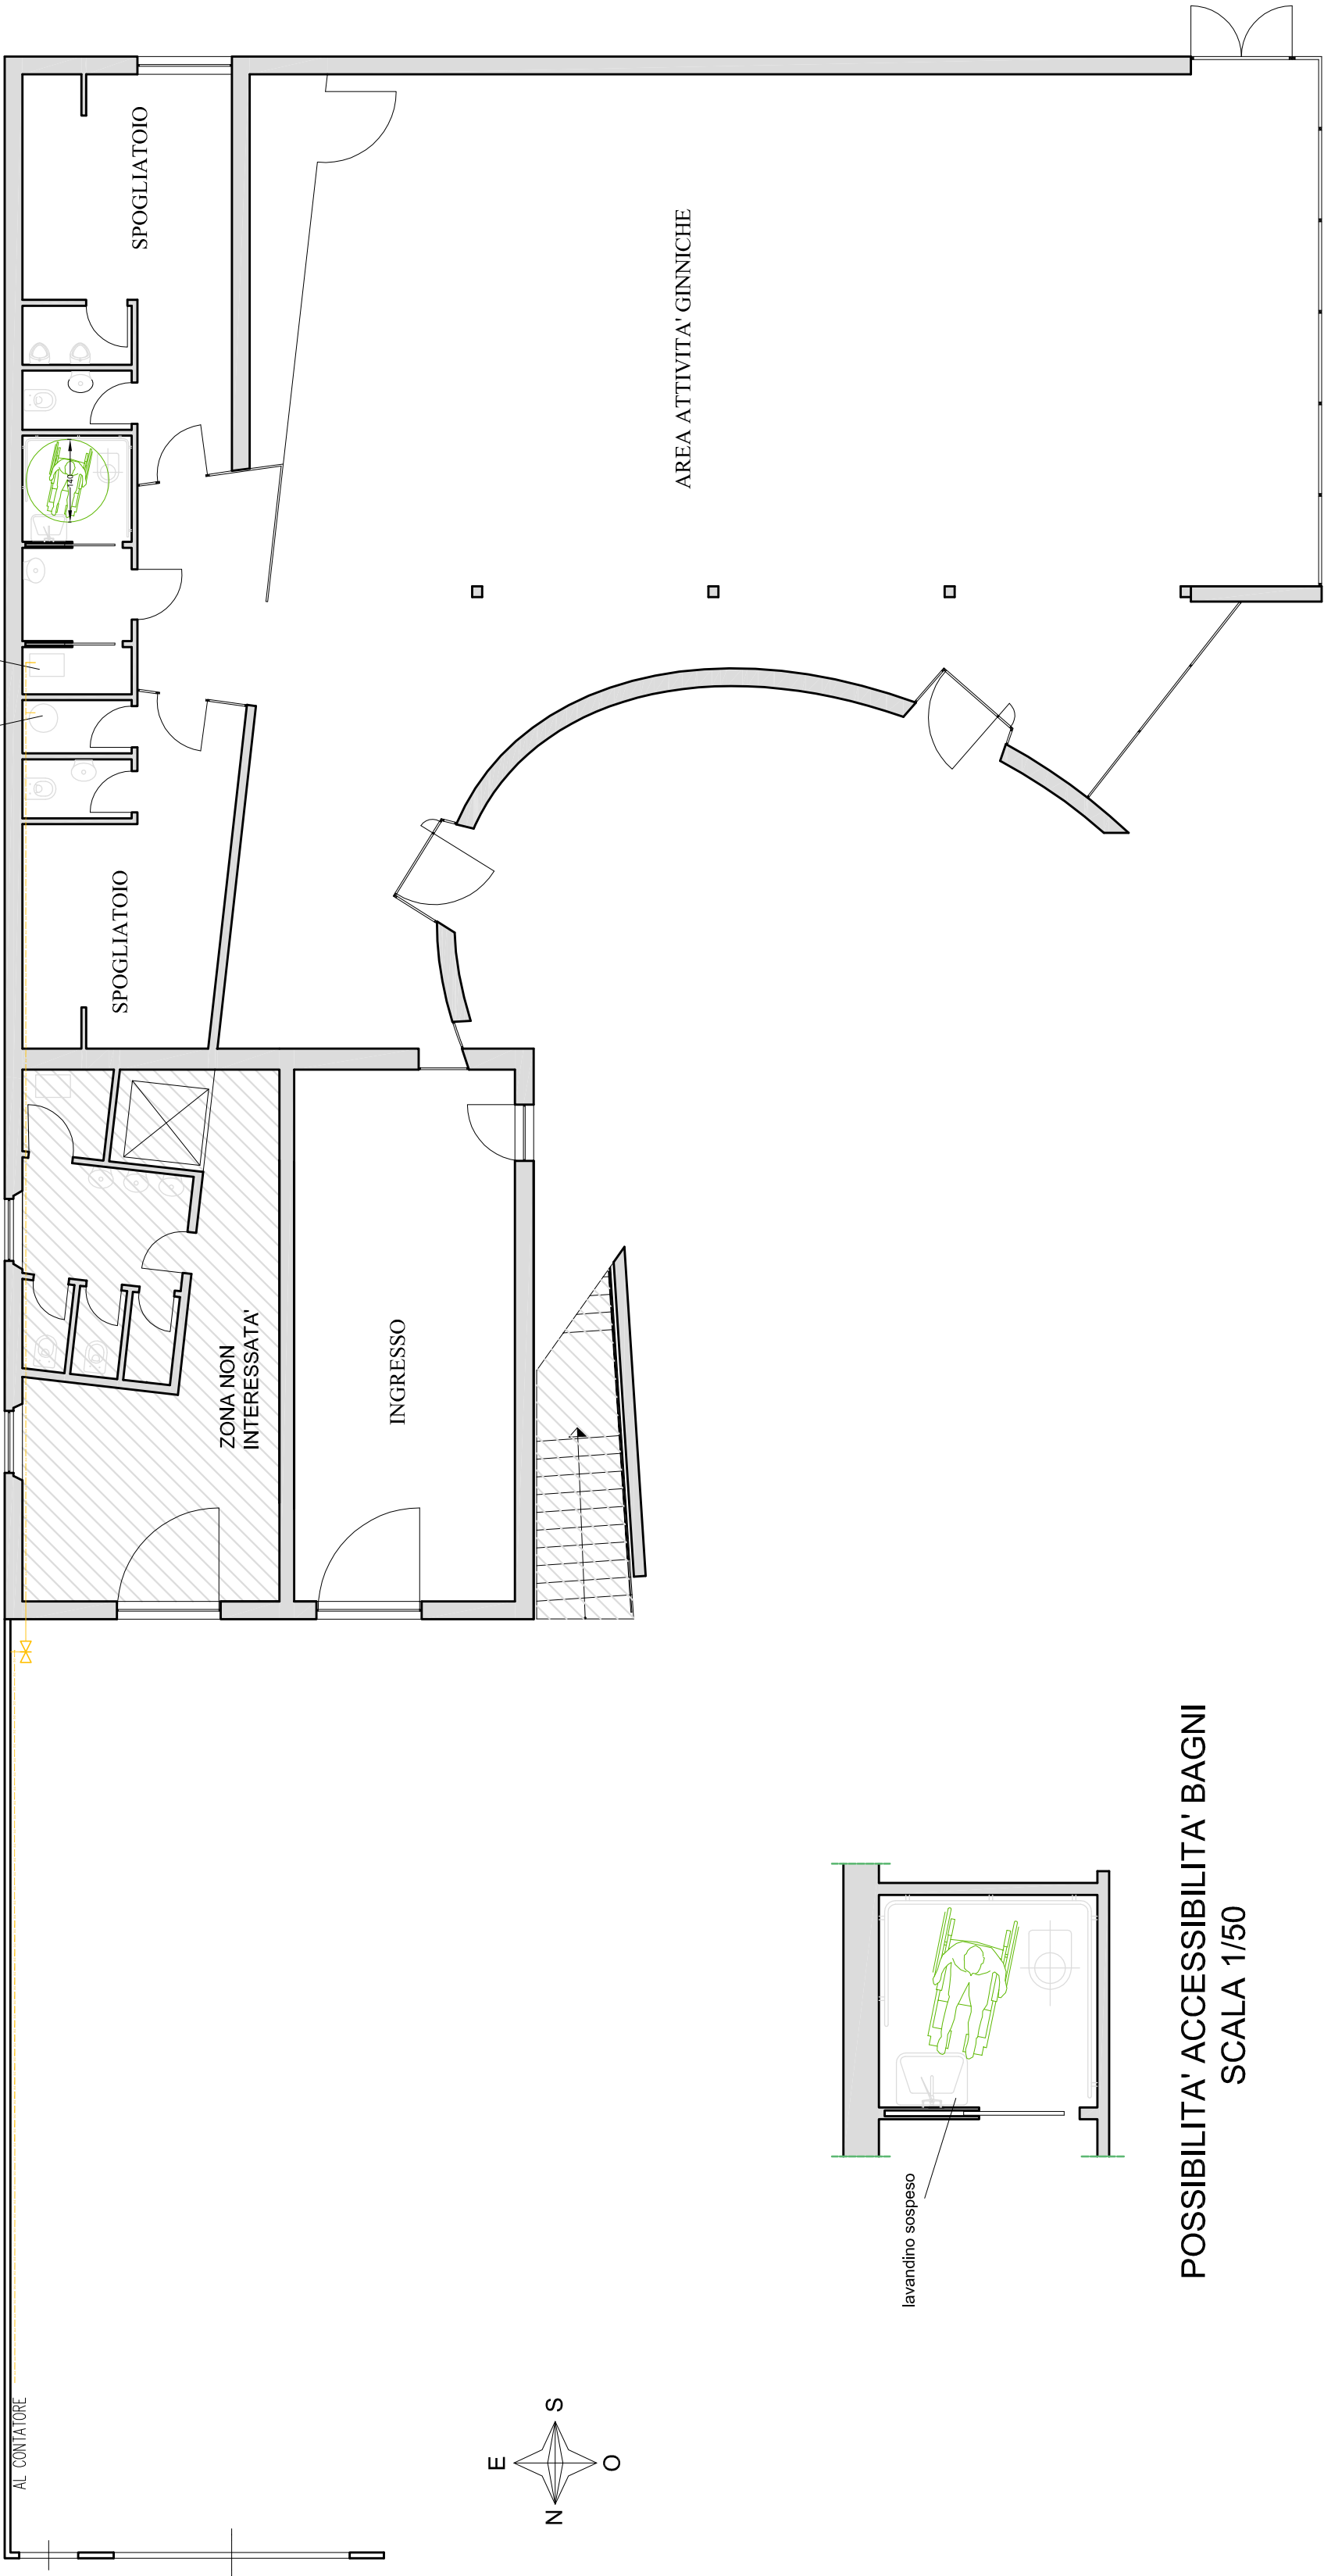

POSSIBILITA' ACCESSIBILITA' BAGNI
SCALA 1/50